




Schnitt A-A
Wasserturm

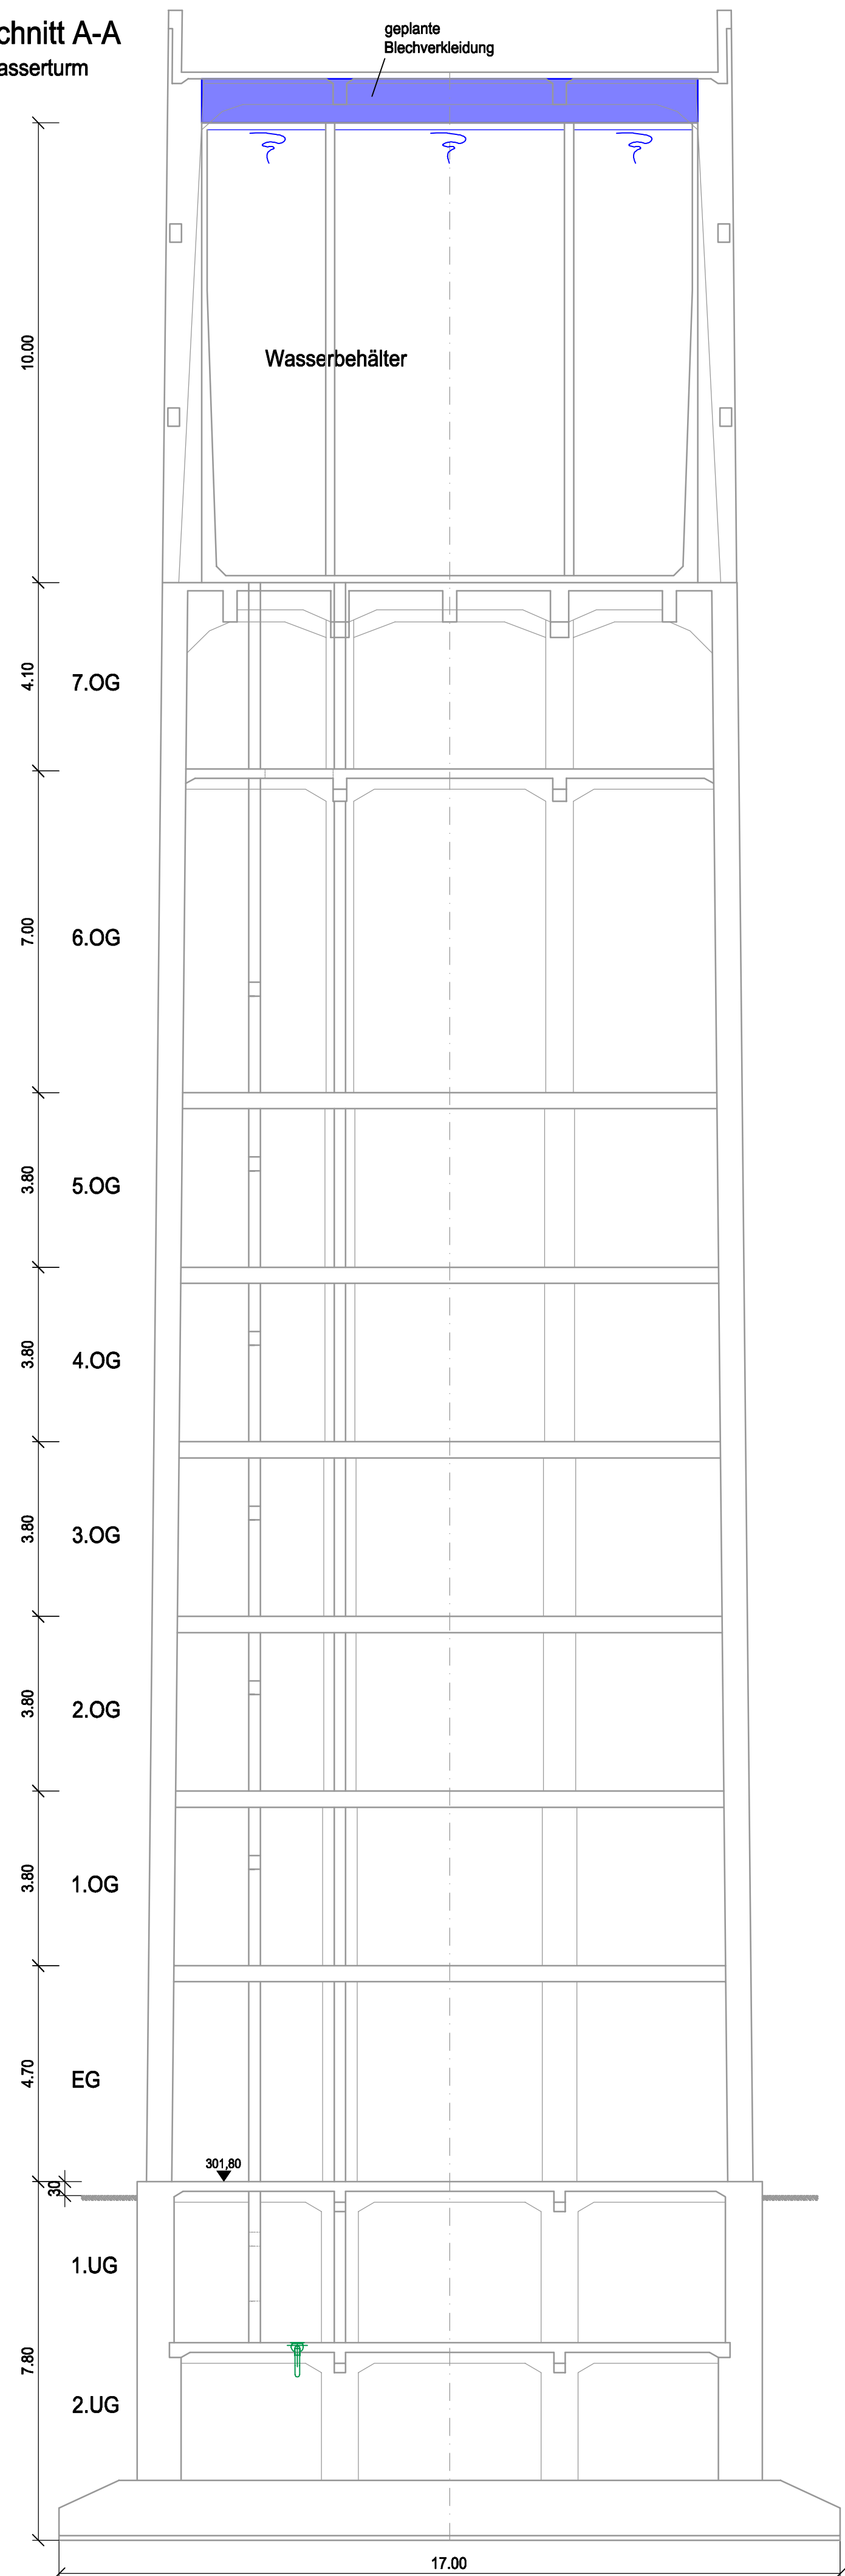


Schnitt B-B
Wasserturm

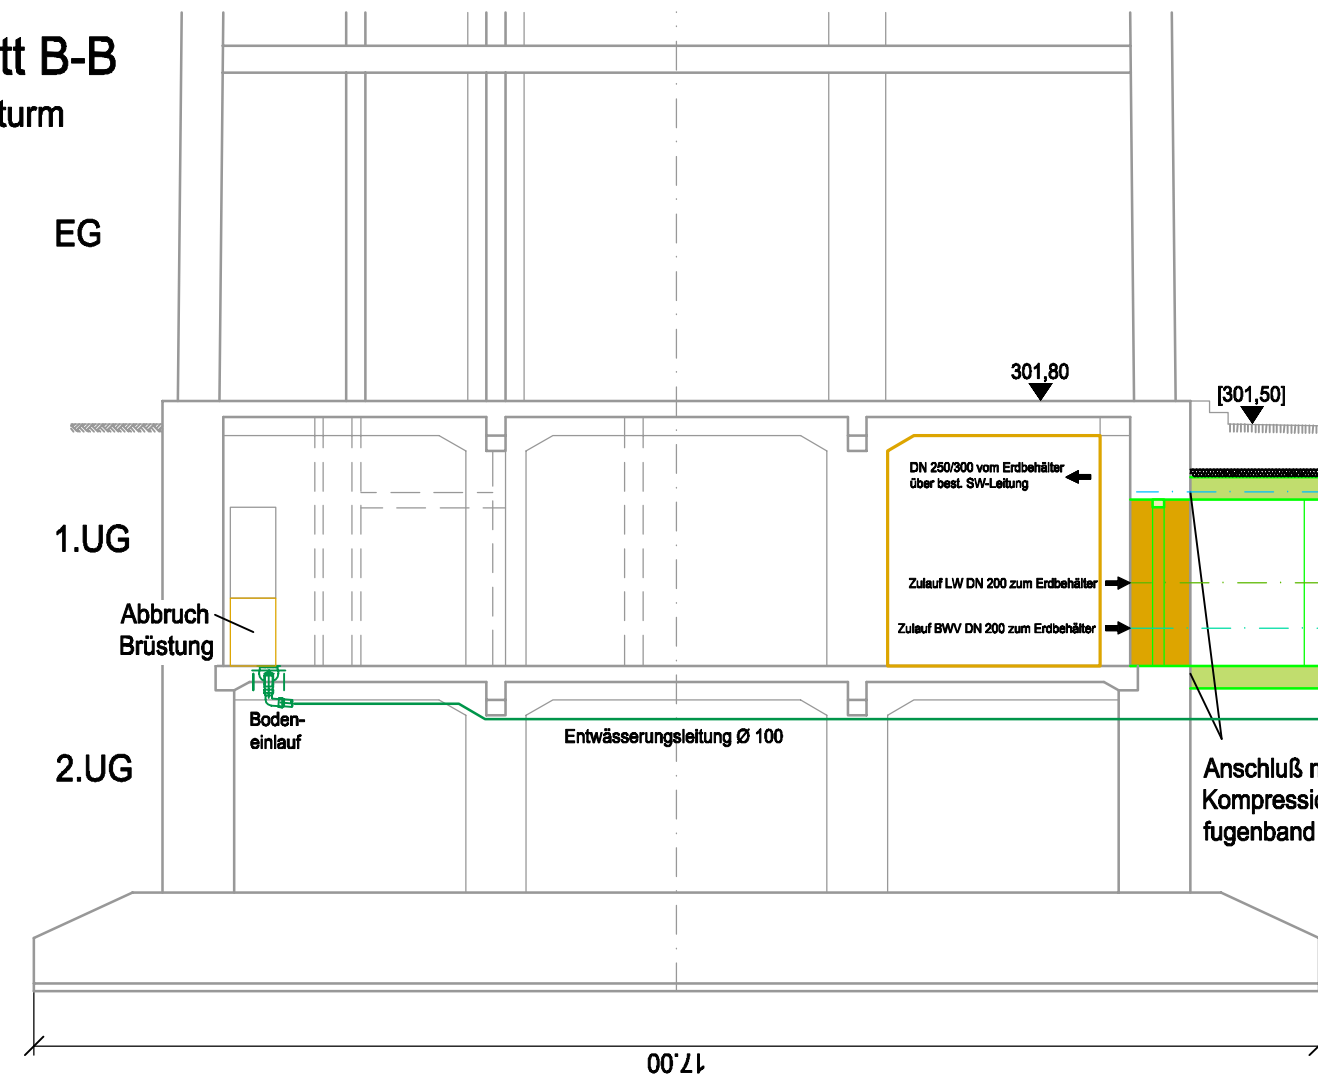


Schnitt B-B
Erdbehälter

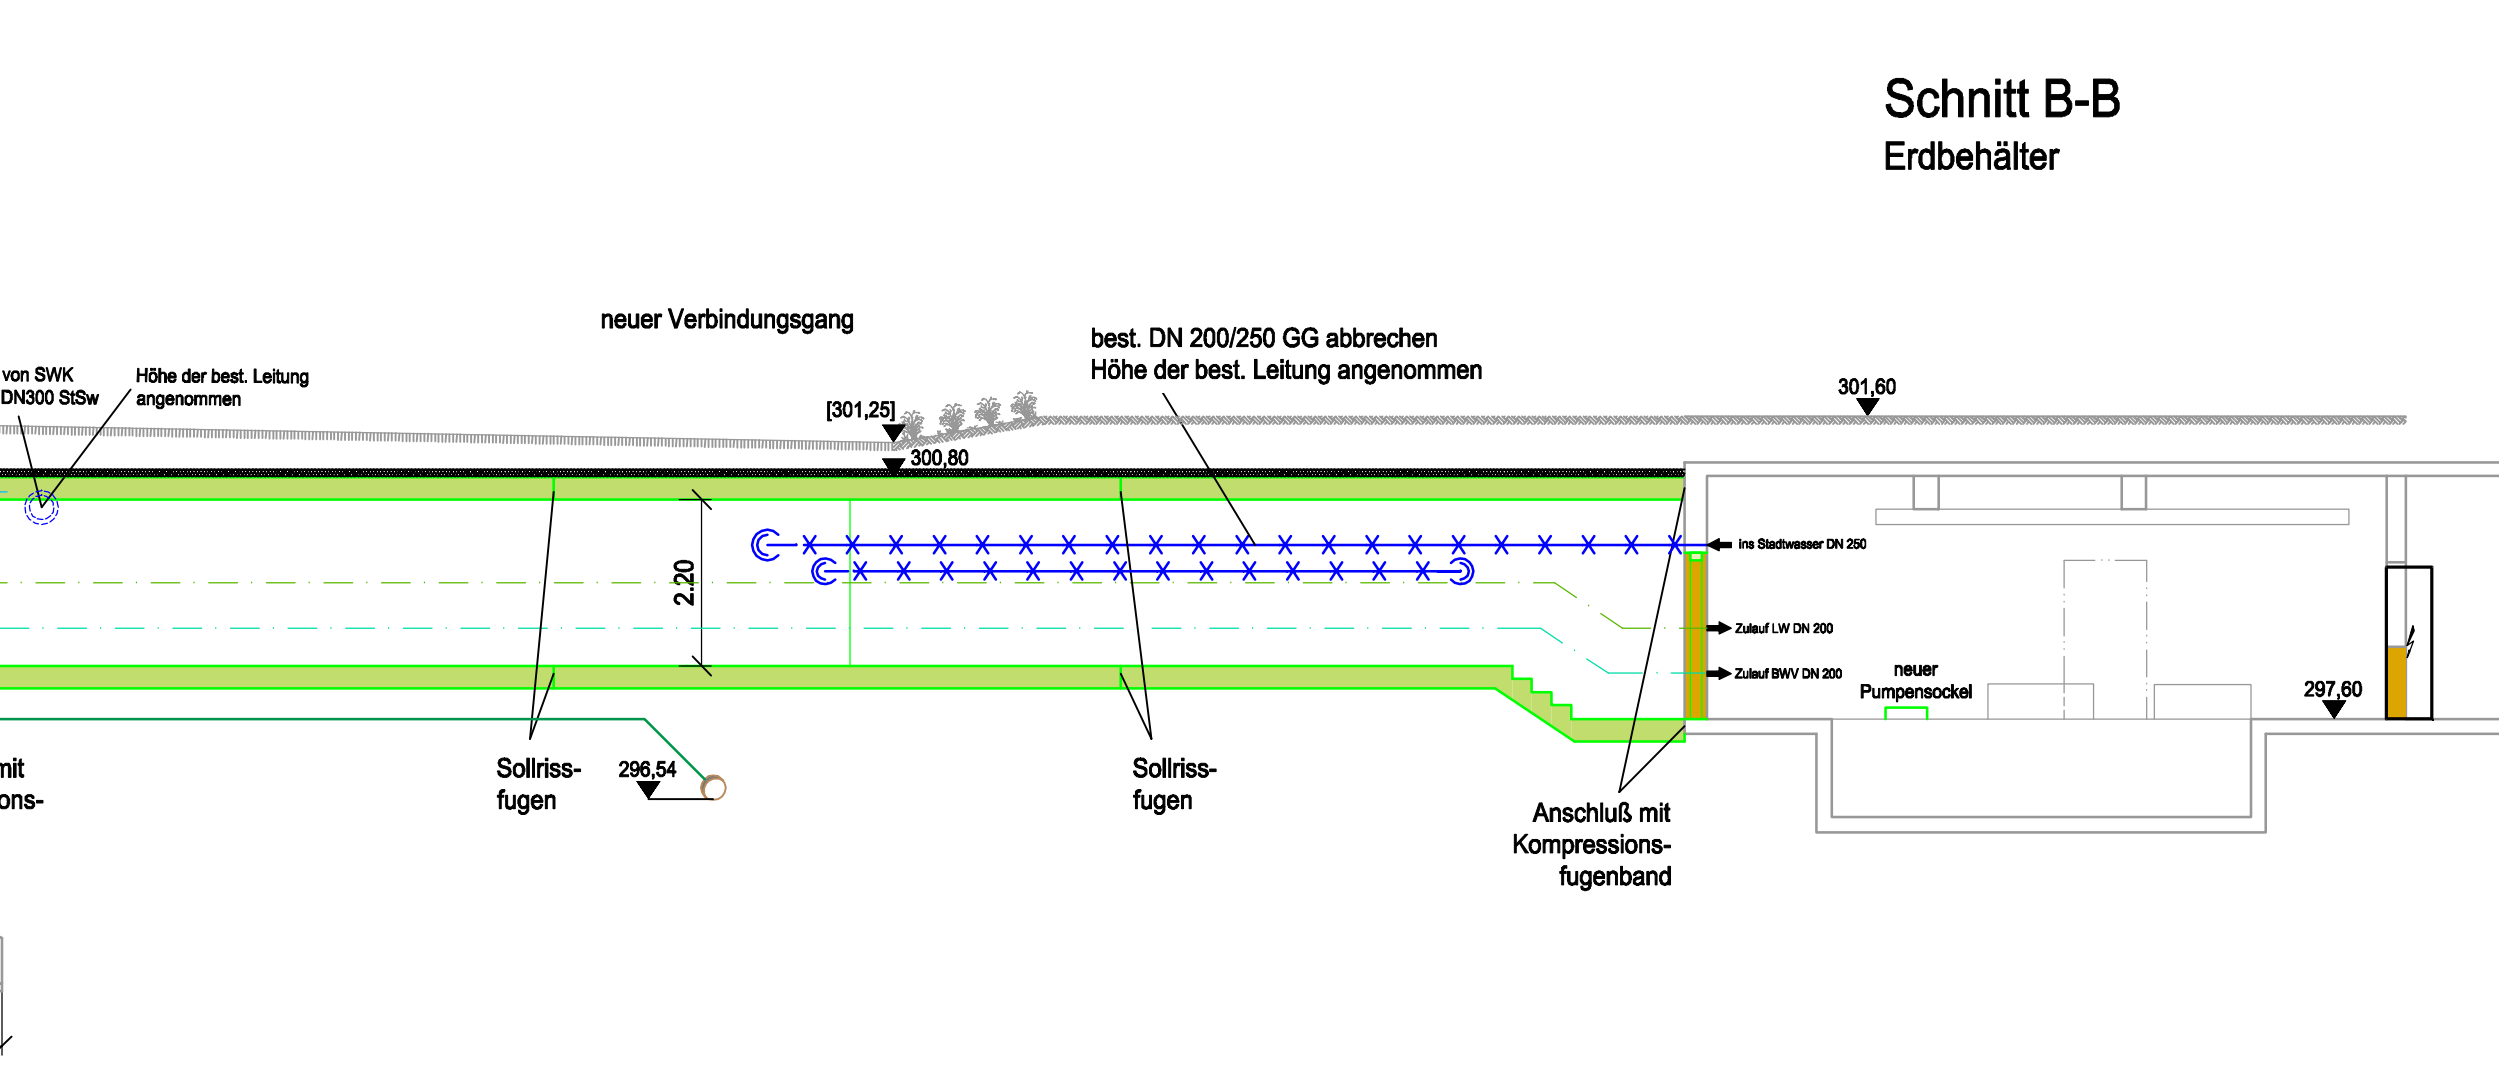


1. Untergeschoß
Wasserturm

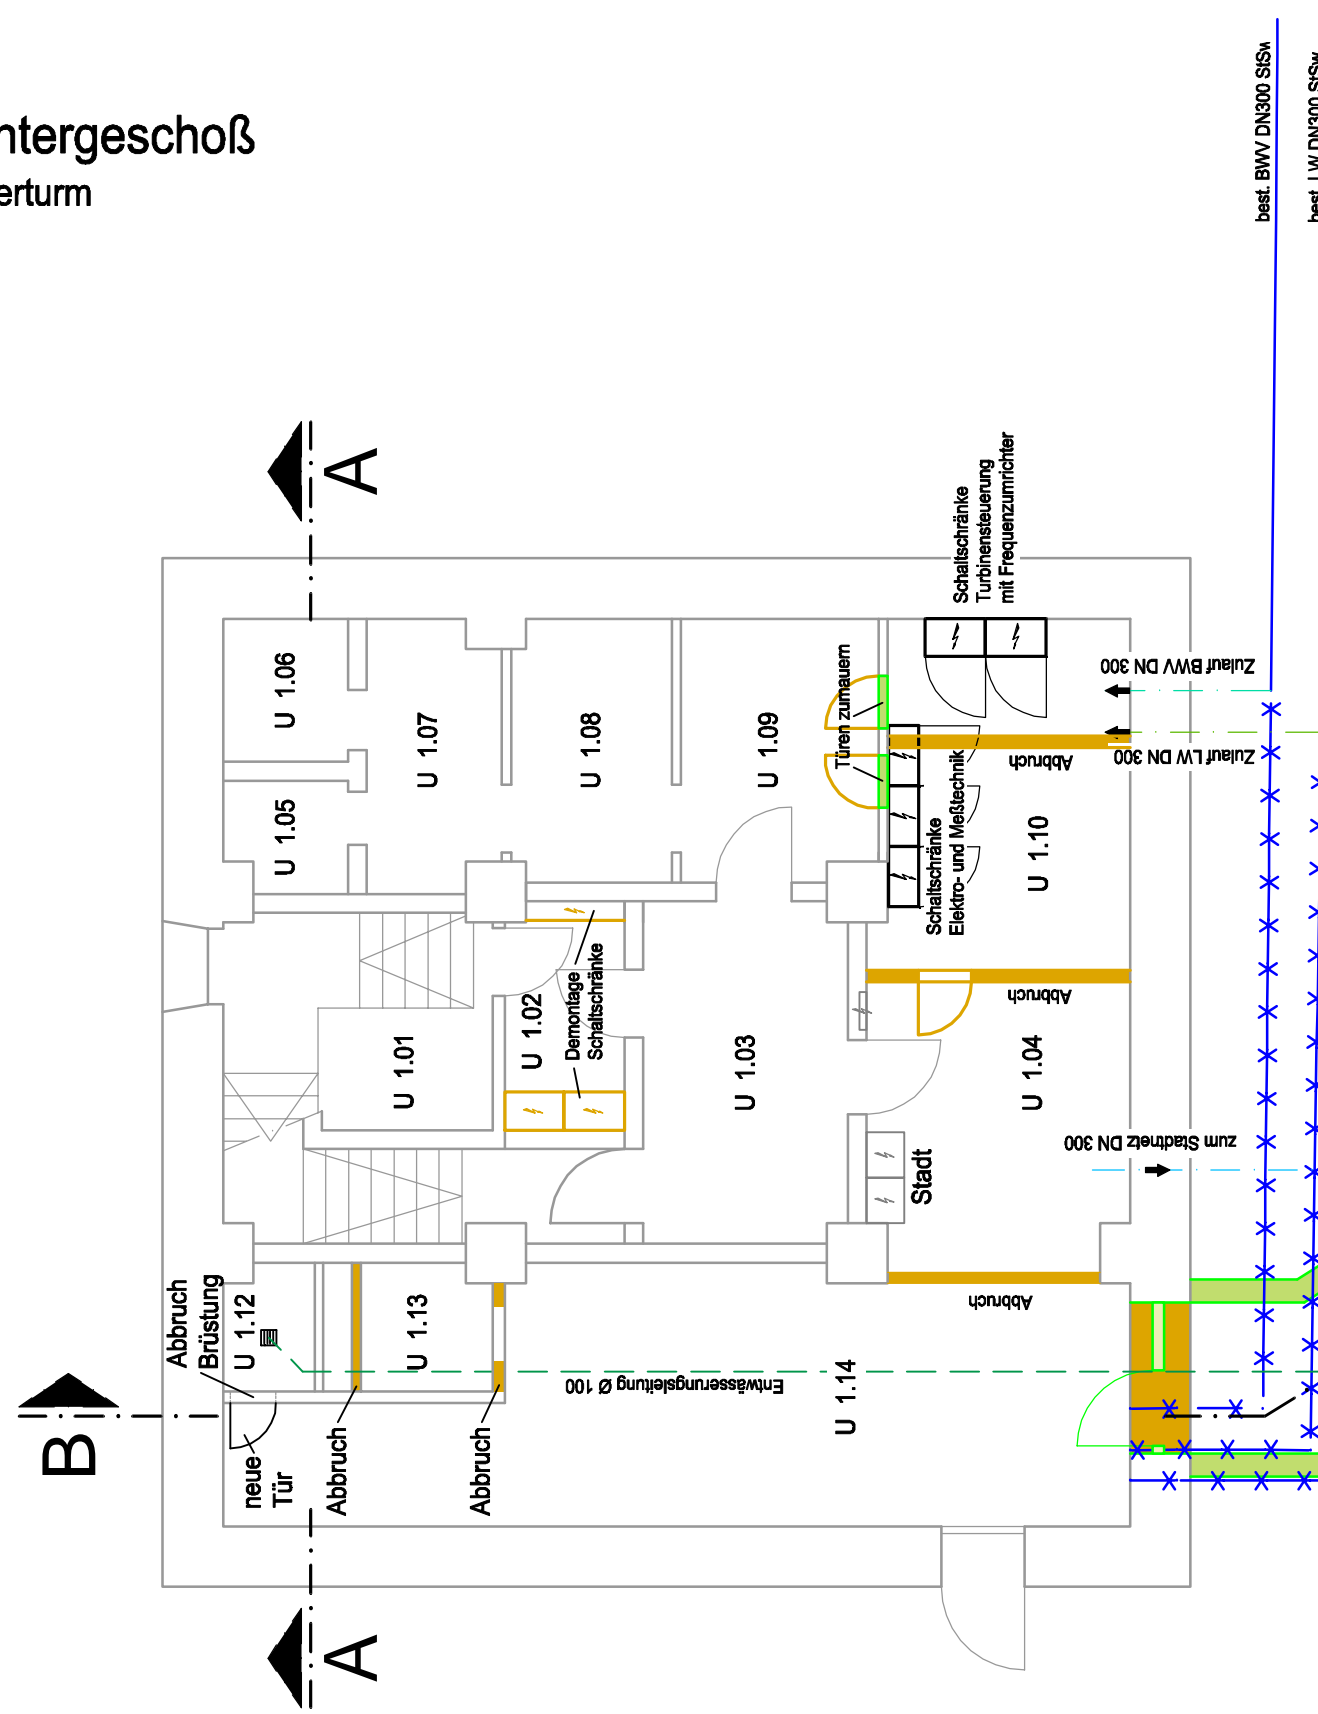

Grundriss
Erdbehälter

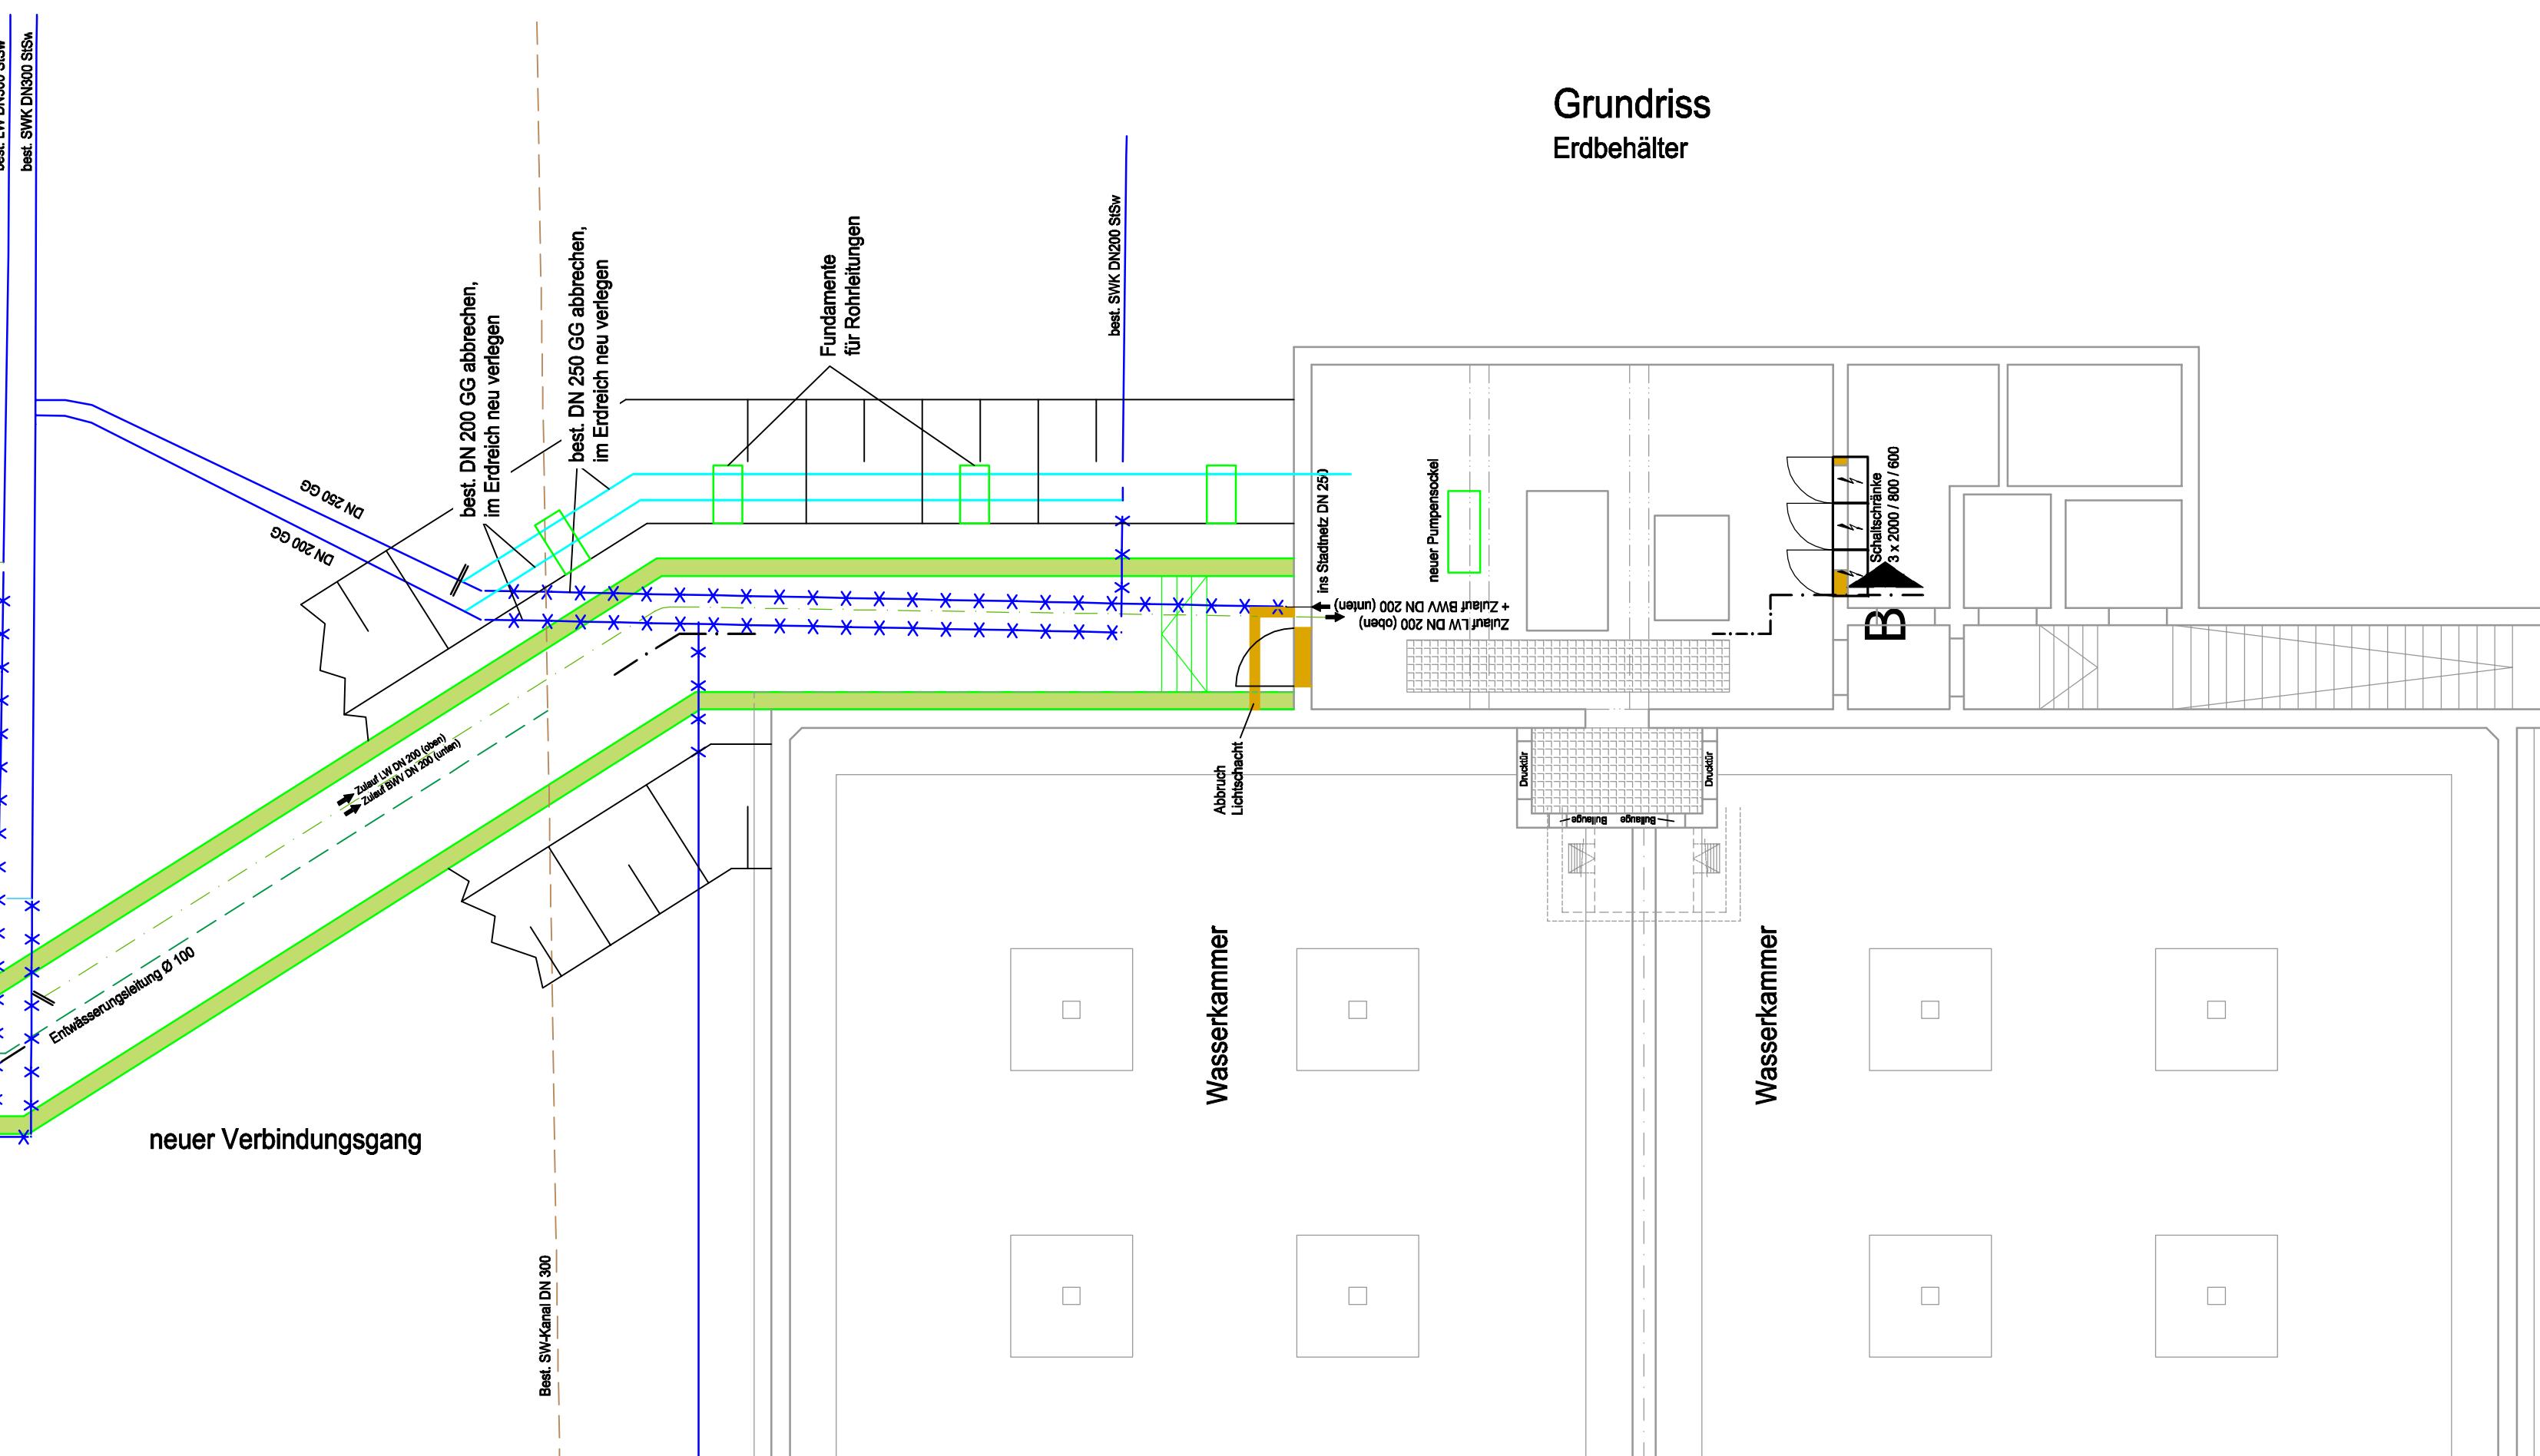

8. Obergeschoß
Wasserturm

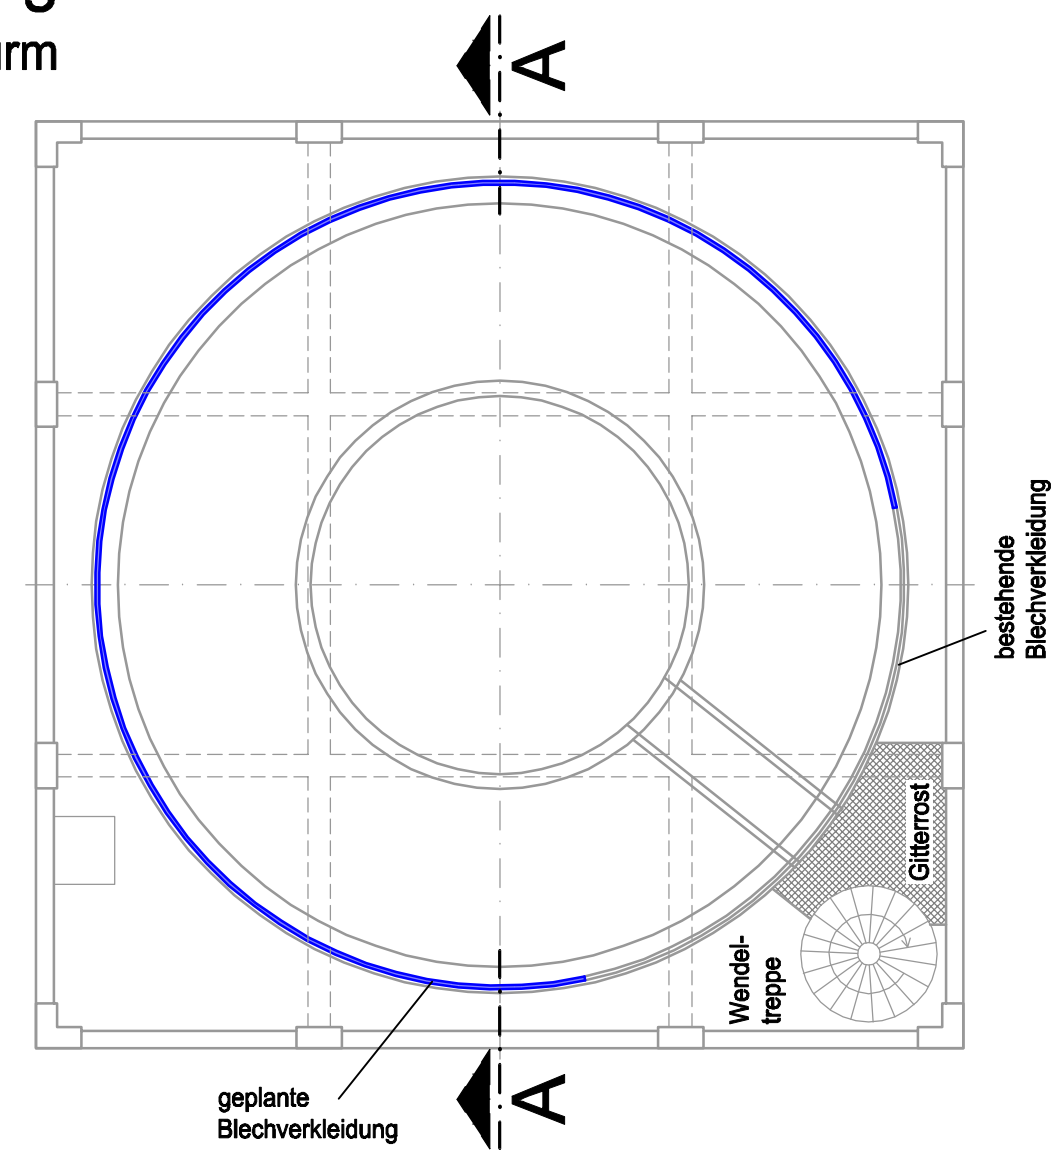

- Legende
- Bestand
 - Abbruch
 - Beton geplant
 - ***** best. Leitung abbrechen

**Instandsetzung Wasserturm Kornwestheim -
Technische Anlagen / Energierückgewinnung**

Stadtwerke Ludwigsburg-Kornwestheim GmbH
 Kreis Ludwigsburg
 Gänefußallee 23
 71636 Ludwigsburg

Auftraggeber: Unterschrift: _____ Datum: _____
 RBS wave GmbH
 Standort Gaisburg
 Kriegsbergstraße 32
 70174 Stuttgart
 Tel. (0711) 289 513-00

Planung: Unterschrift: _____ Datum: 08.11.2012
 Zeichnungsnummer: 118481 - 023 - 4.002
 Maßstab: 1 : 100
 Datum: 08.11.2012

Planbezeichnung: **Grundriss und Schnitte
Wasserturm und Erdbehälter**

Beilage	Antrag
Gezeichnet	H. Glück
Geprüft	H. Nägele
Anmerkungen	
Ausgedruckt am: 8.11.2012	
Datei-Name: N:\Projekte\AG110-1191\118481\023\118481-023-4_002.dwg	

A1+129