


N:\Projekte\269\_Kanalsanierung\_Kwh\_2021\I\PH 5\_Ausfuehrungsplanung\CAD\Kanalplanung\_Kornwestheim\_UTM.dwg

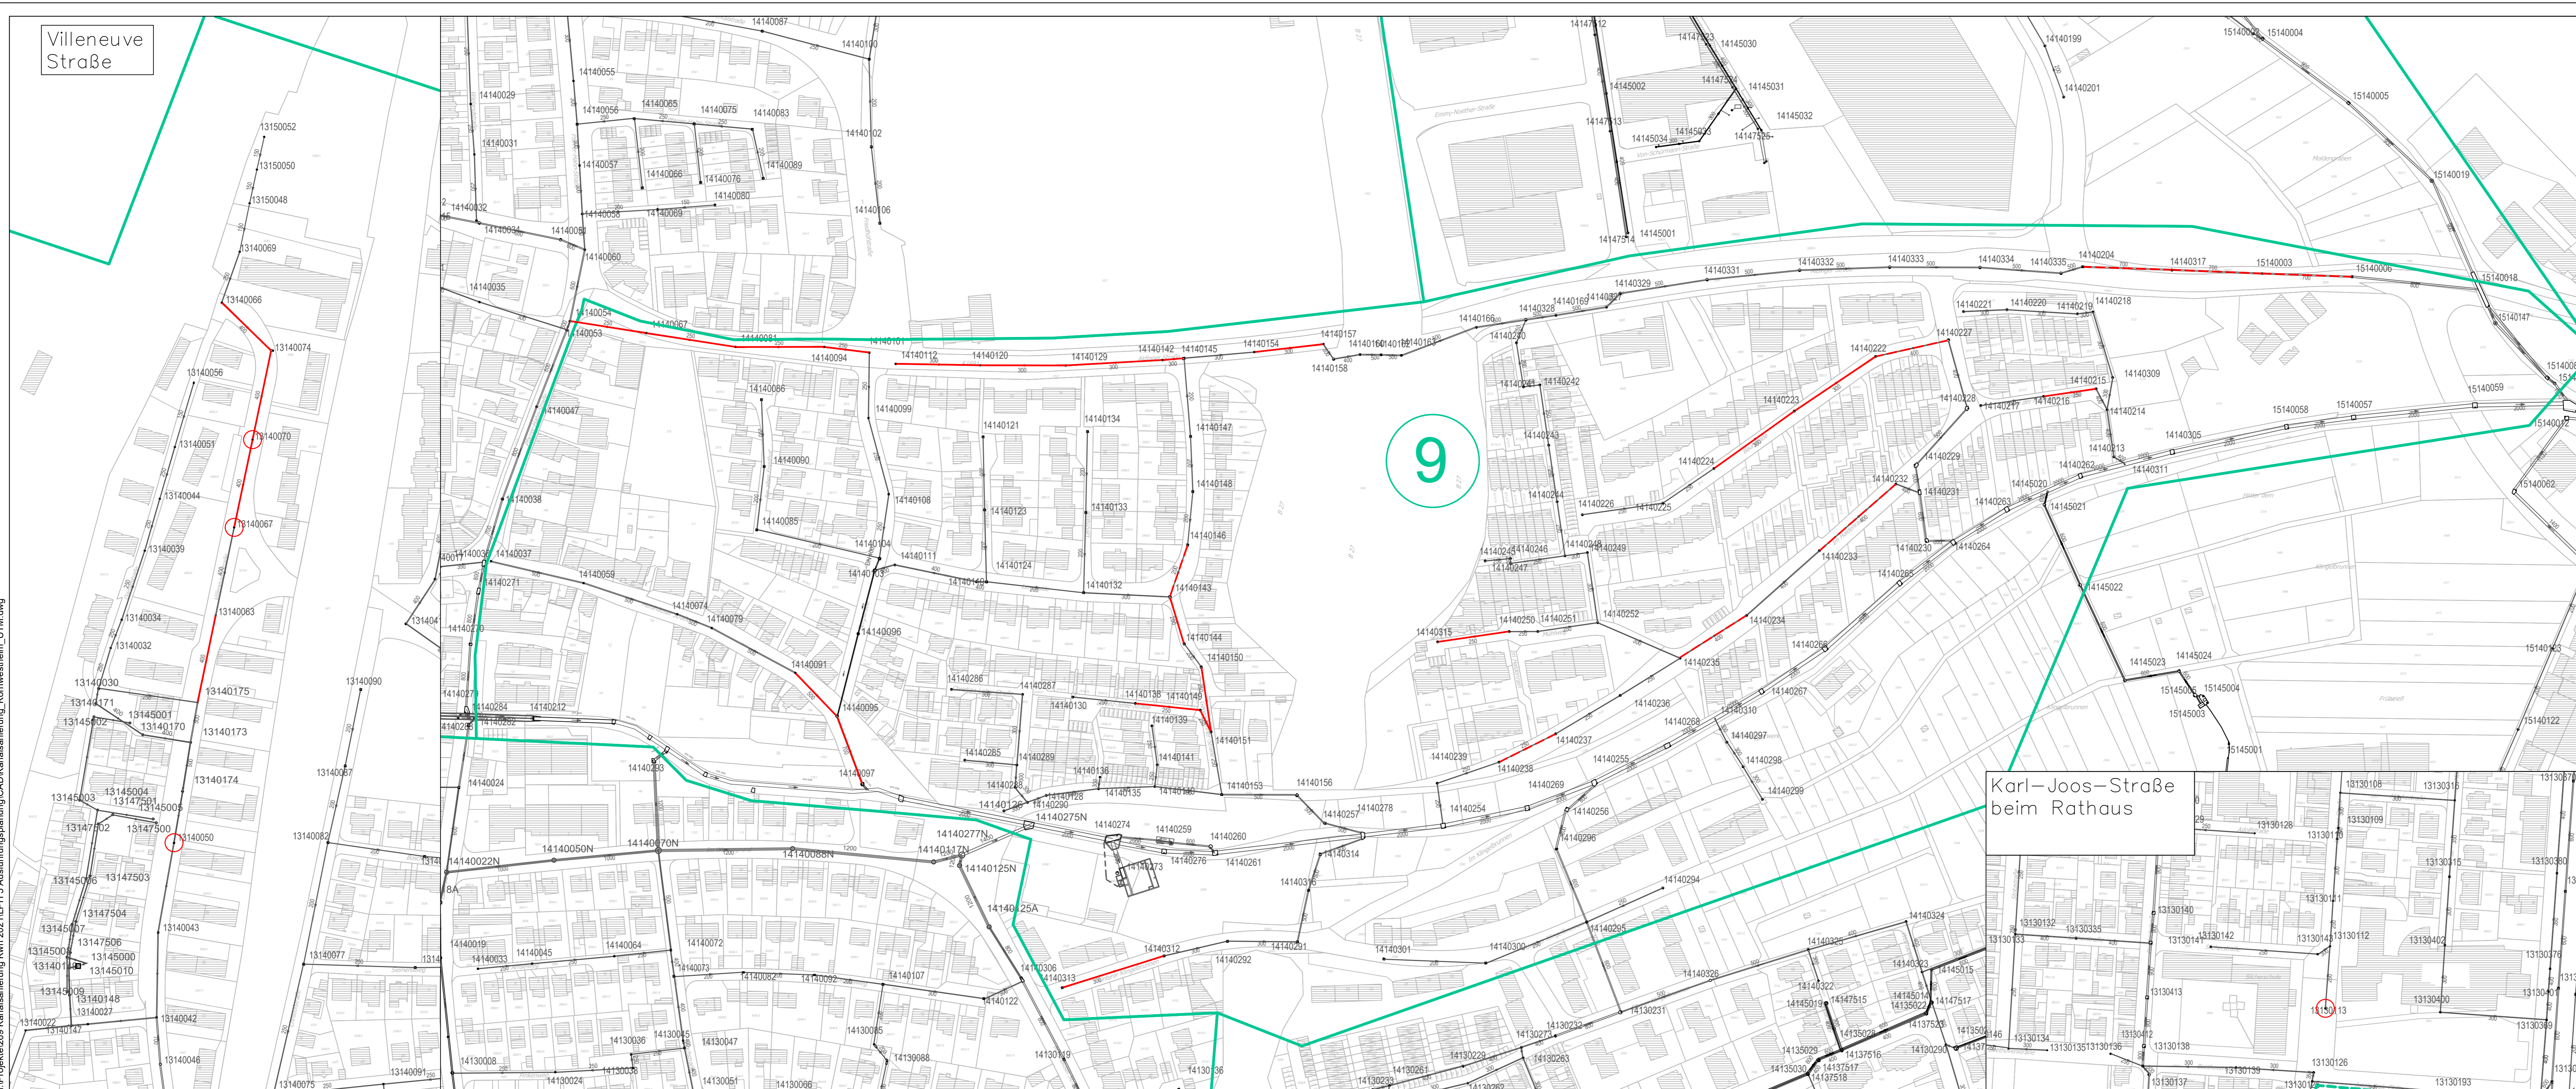


Villeneuve Straße

Karl-Joos-Straße  
beim Rathaus

### Legende

- Renovierung
- - - Reparatur
- Bezirksgrenze
- zu sanierende Schächte

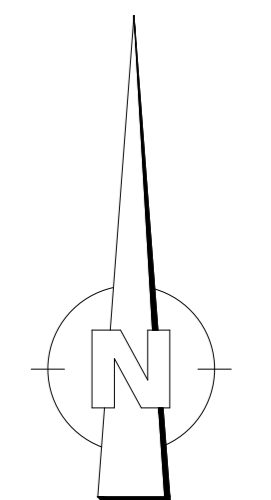

**Weber engineering GmbH**  
Ingenieurbüro für Bauwesen und Infrastruktur

Max-Planck-Str. 28  
70836 Kornwestheim

Telefon: 0 71 54/82 59 -0  
Telefax: 0 71 54/82 59 -18

E-Mail: info@w-e-gmbh.de  
Internet: www.w-e-gmbh.de

Stadtentwässerung Kornwestheim  
Kreis Ludwigsburg

Kanalsanierung Kornwestheim 2021  
Ausführungsplanung

Lageplan Dateiname 269\_Kanaln...\_kwh.dwg  
Maßstab  
1:1500

bearbeitet:	Datum:	Name:	Projekt-Nr.	Anlage
gezeichnet:	15.04.2021	Benz	269	1
geprüft:	15.04.2021	Weber	Plotdatum	
			15.04.2021	
Verfasser:		Kornwestheim, den 15.04.2021		Auftraggeber:.....den.....2021
Stefan Weber		Stempel		Unterschrift