



N:\Projekte\281 Kanalanschluss Dachsweg\PH 3 Entwurfsplanung\CAD\Lageplan_Dachsweg.dwg

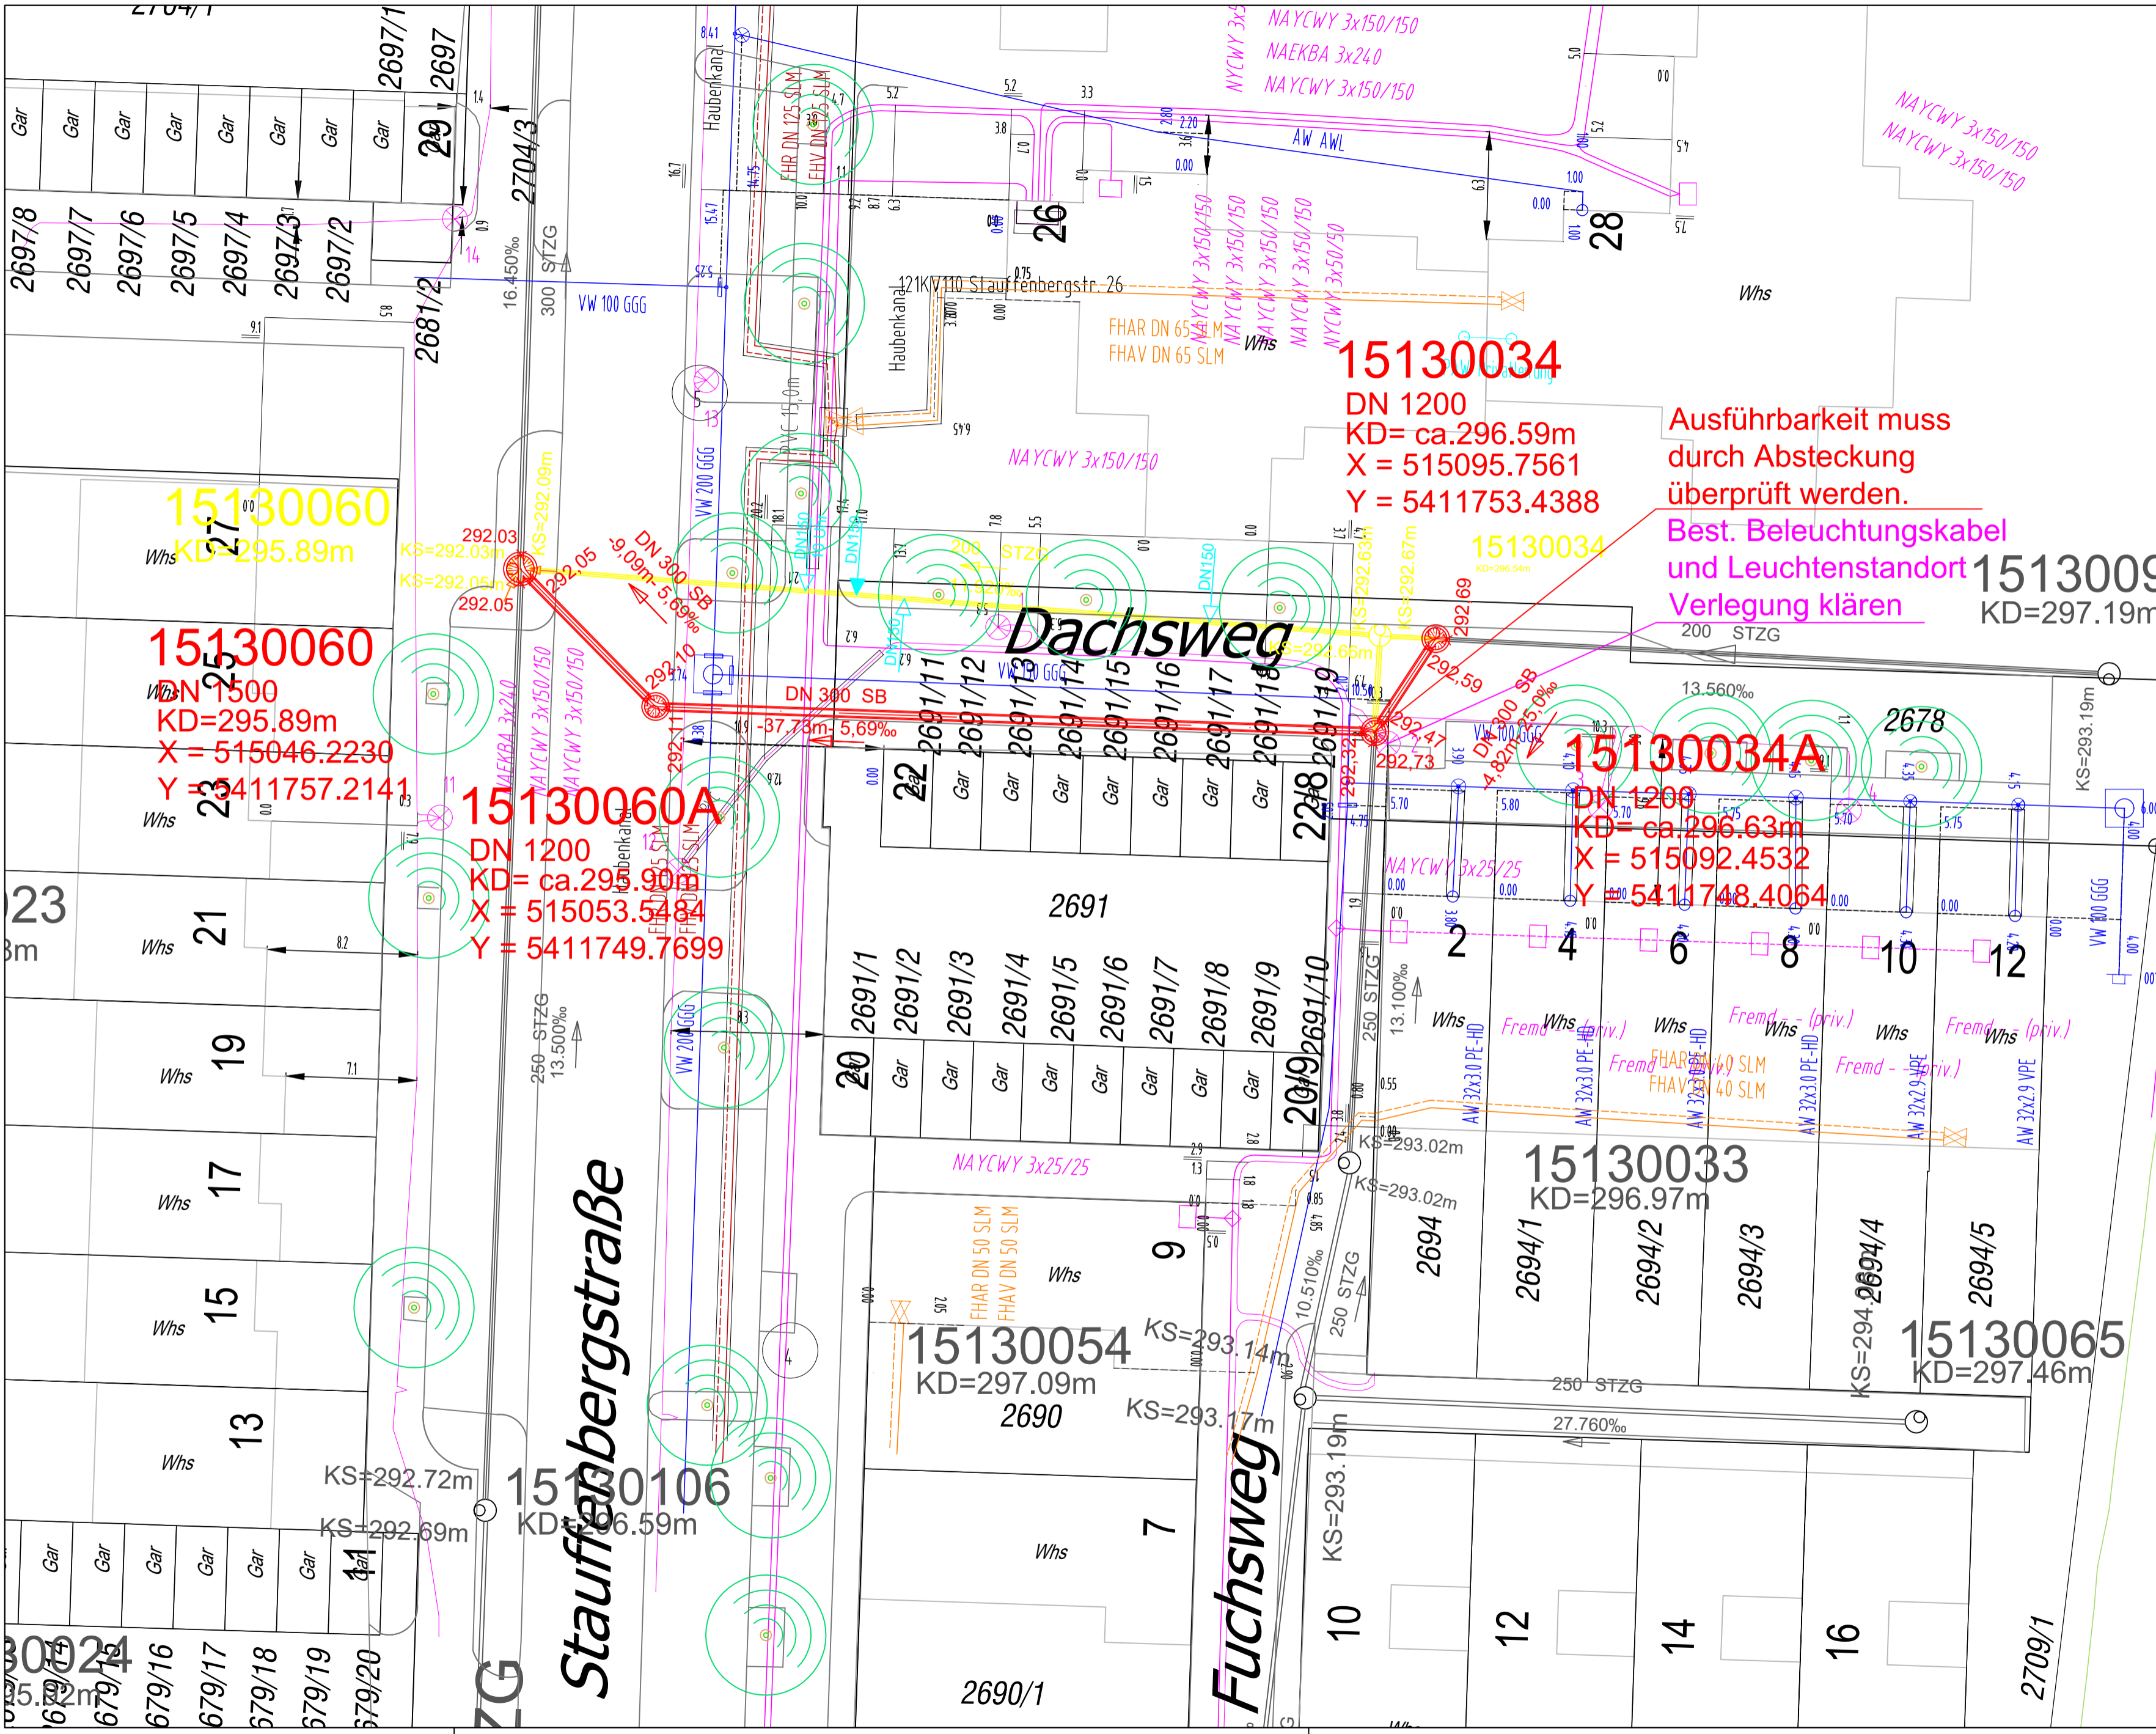

Legende

- UTM-Koordinaten
- gepl. Kanal
 - entf. Kanal
 - best. Kanal
 - best. Stromleitung
 - best. Wasserleitung
 - best. Fernwärme
 - ← Anschlüsse gemäß Kanalinspektion
 - ← seitl. Anschluss
 - ← Anschluss im Scheitel
 - ← Anschlüsse

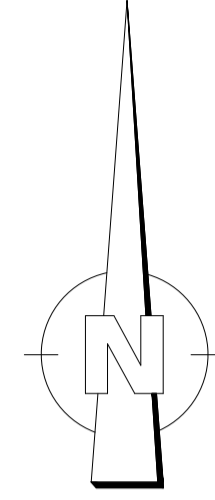

Es wird keine Garantie bezüglich Vollständigkeit der dargestellten Fremdleitungen übernommen. Sämtliche Fremdleitungen sind vor Ausführung bei den zuständigen Versorgungsträgern zu erheben.

Änderung	Datum	Name	Index

Weber engineering GmbH
 Ingenieurbüro für Bauwesen und Infrastruktur

Max-Planck-Str. 28
70806 Kornwestheim
 Telefon: 0 71 54/82 59 -0
 Telefax: 0 71 54/82 59 -18
 E-Mail: info@w-e-grmbh.de
 Internet: www.w-e-grmbh.de

Stadtentwässerung Kornwestheim
 Kreis Ludwigsburg

Kanalauswechslung Dachsweg
 Entwurfsplanung

Lageplan

Dateiname: Lageplan_Dachsweg.dwg
 Maßstab: 1:250

bearbeitet:	Datum:	Name:	Projekt-Nr.	Plan
gezeichnet:	25.01.2022	Traut	281	1
geprüft:	25.01.2022	Weber	Plotdatum	25.01.2022

Verfasser: Kornwestheim, den 25.01.2022
 Auftraggeber:den2022

Stefan Weber
 Stempel
 Unterschrift